



RZUT PARTERU INSTALACJA skala 1:100

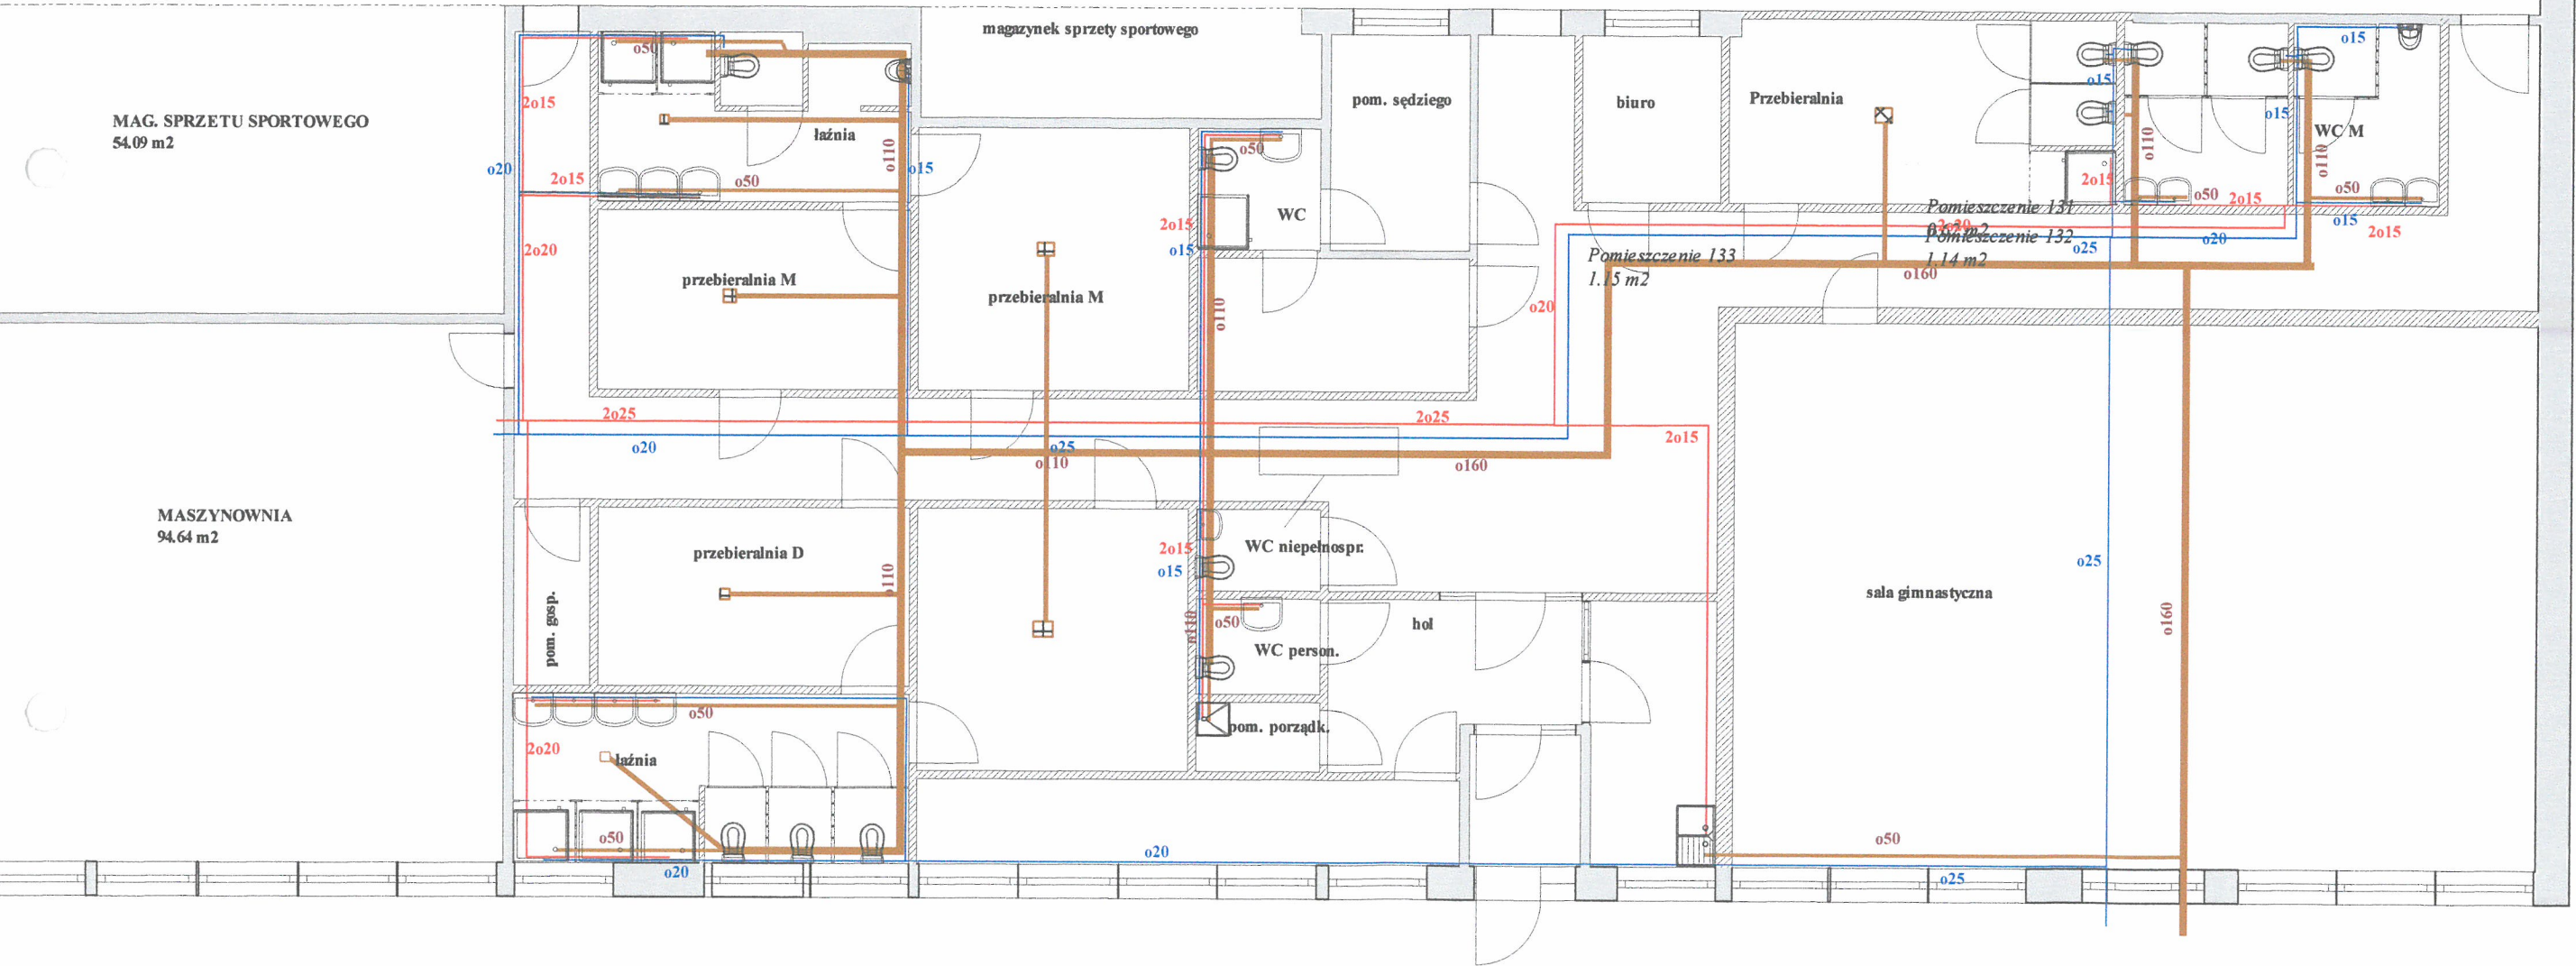

- instalacja wody zimnej
- cwu - zasilanie i cyrkulacja
- instalacja kanalizacyjna

Projekt:	MODERNIZACJA ZAPLECZA HALI MOS
	Ostróda ul. Piłsudskiego 4
Inwestor:	GMINA MIEJSKA OSTRÓDA
	14-100 Ostróda ul. A.Mickiewicza 24
Architekt:	Stanisław Olejniczak
	14-100 Ostróda ul. Krzywa 20
Nazwa pliku:	MOS sanitame
Skala:	1 : 100
Data:	2017-02-16
	instalacja wod-kan

RZUT PARTERU INSTALACJA C.O. skala 1:100

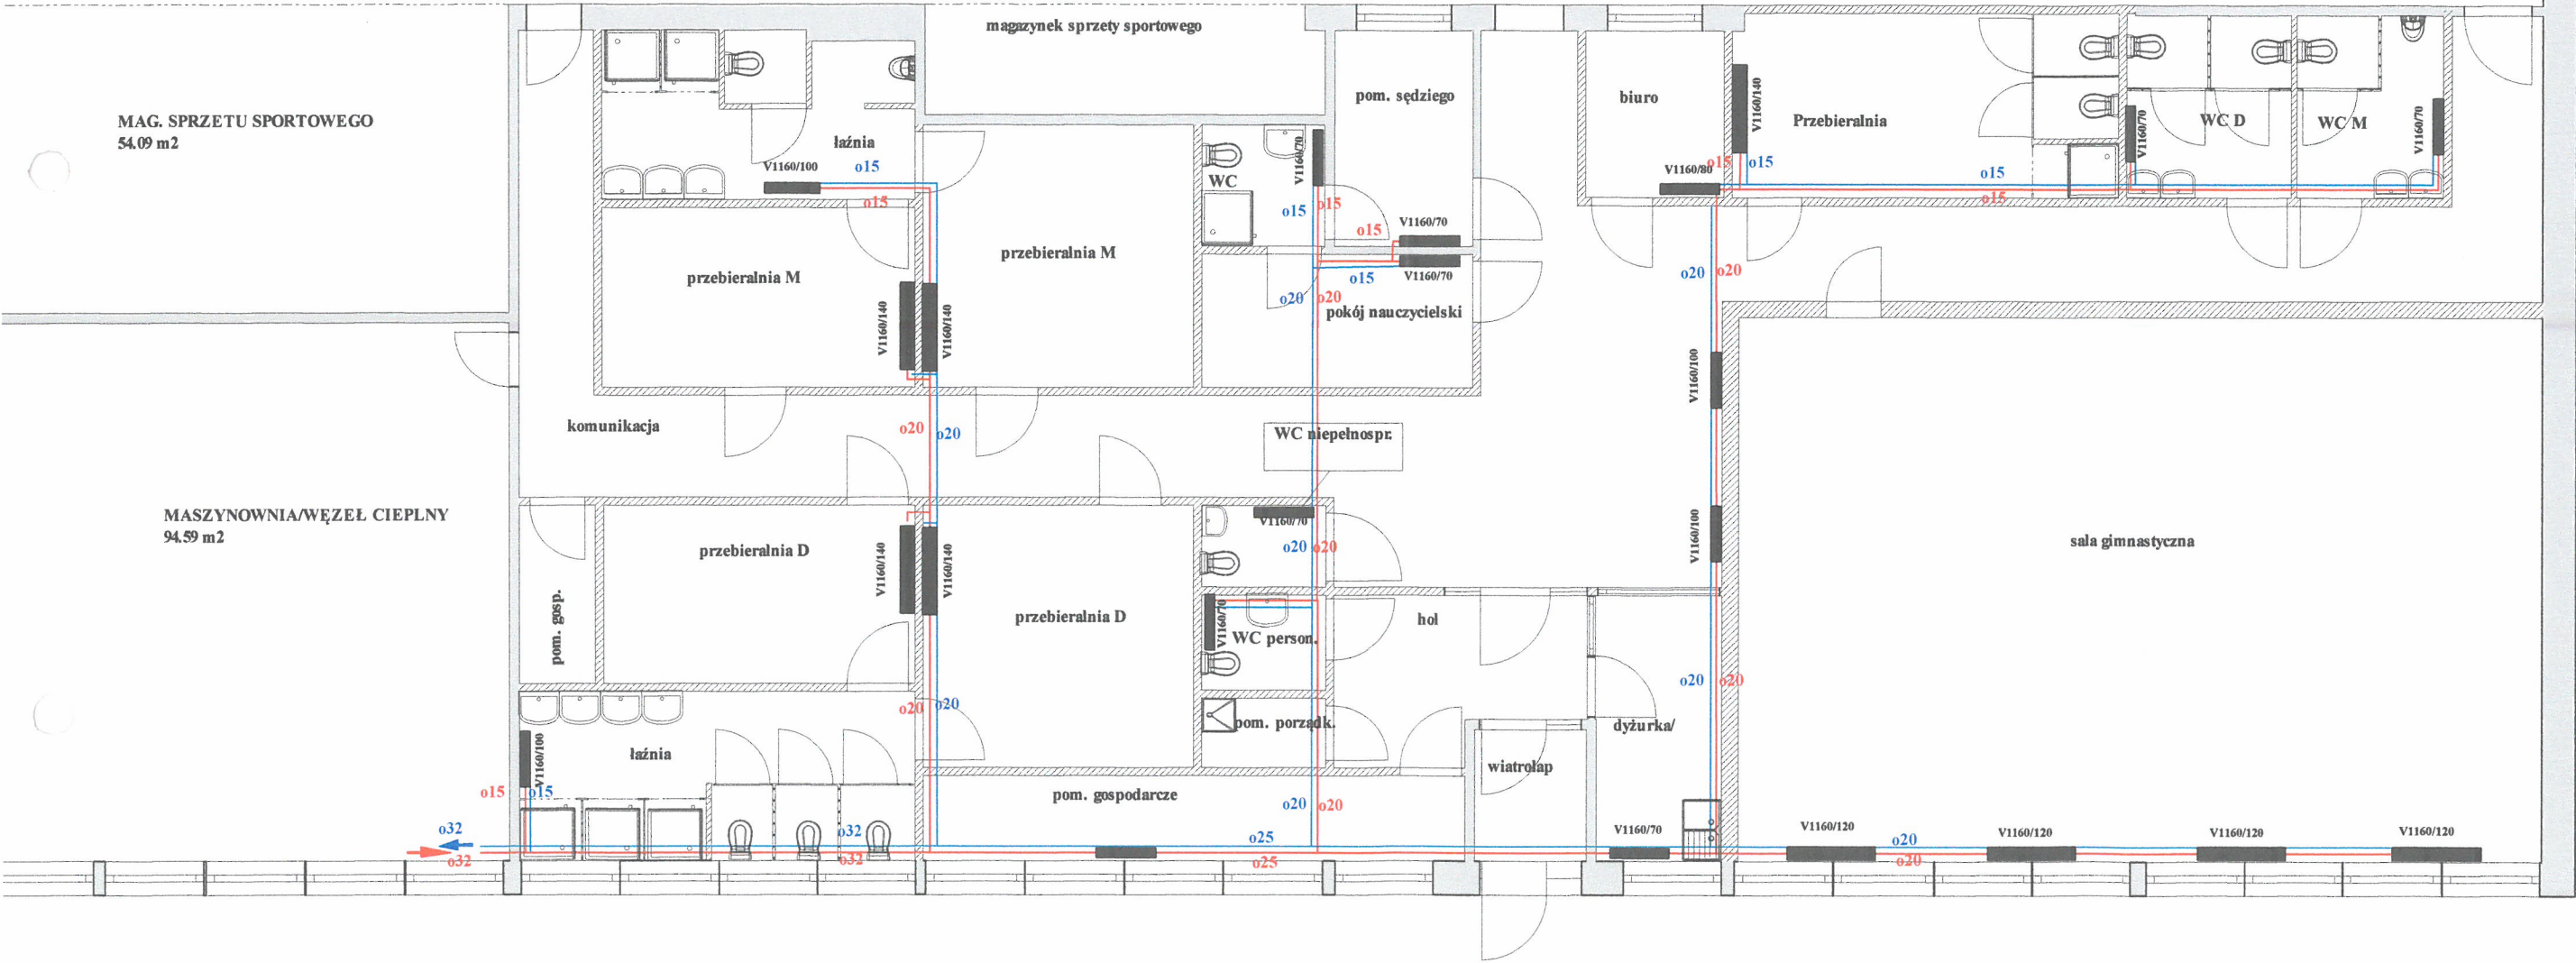

— zasilanie co
— powrót co

Projekt:	MODERNIZACJA ZAPLECZA HALI MOS
	Ostróda ul. Piłsudskiego 4
Inwestor:	GMINA MIEJSKA OSTRÓDA
	14-100 Ostróda ul. A. Mickiewicza 24
Architekt:	Stanisław Olejniczak
	14-100 Ostróda ul. Krzywa 20
Nazwa pliku:	MOS co
Skala:	1 : 100
Data:	2017-02-16
	instalacja co