
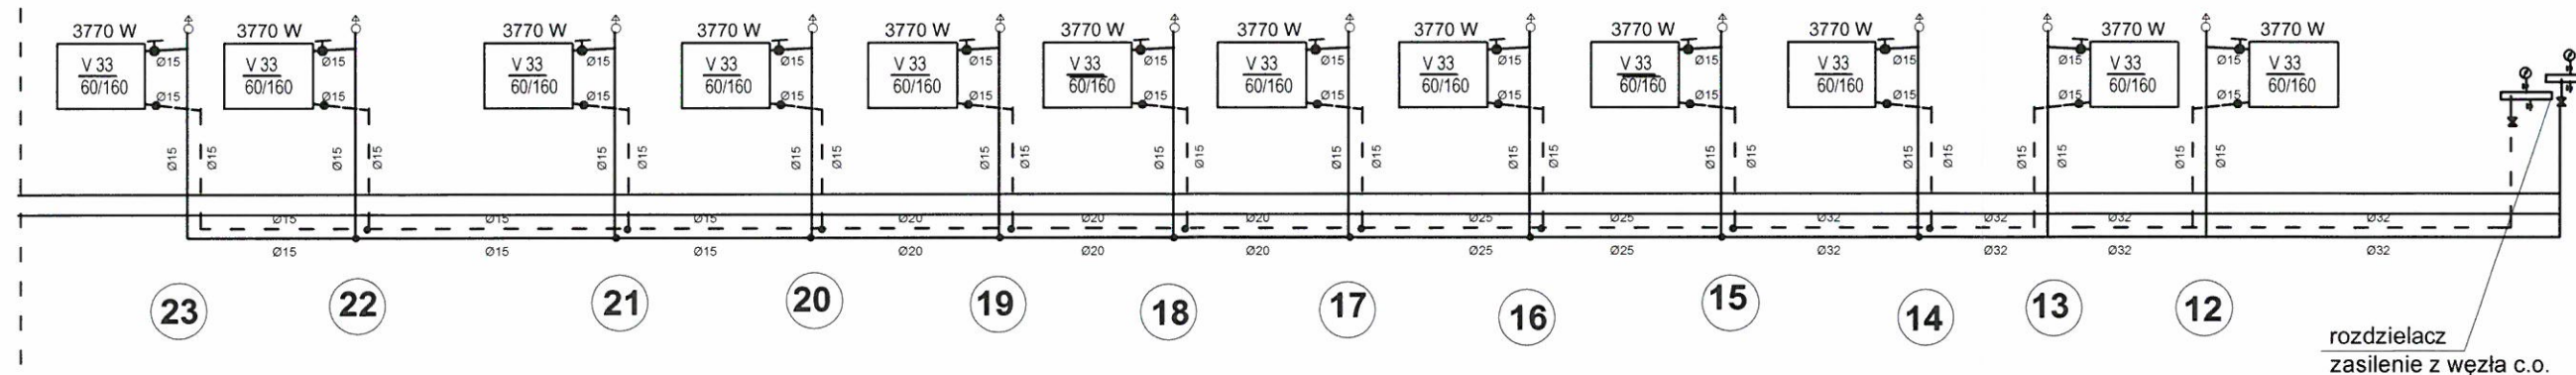
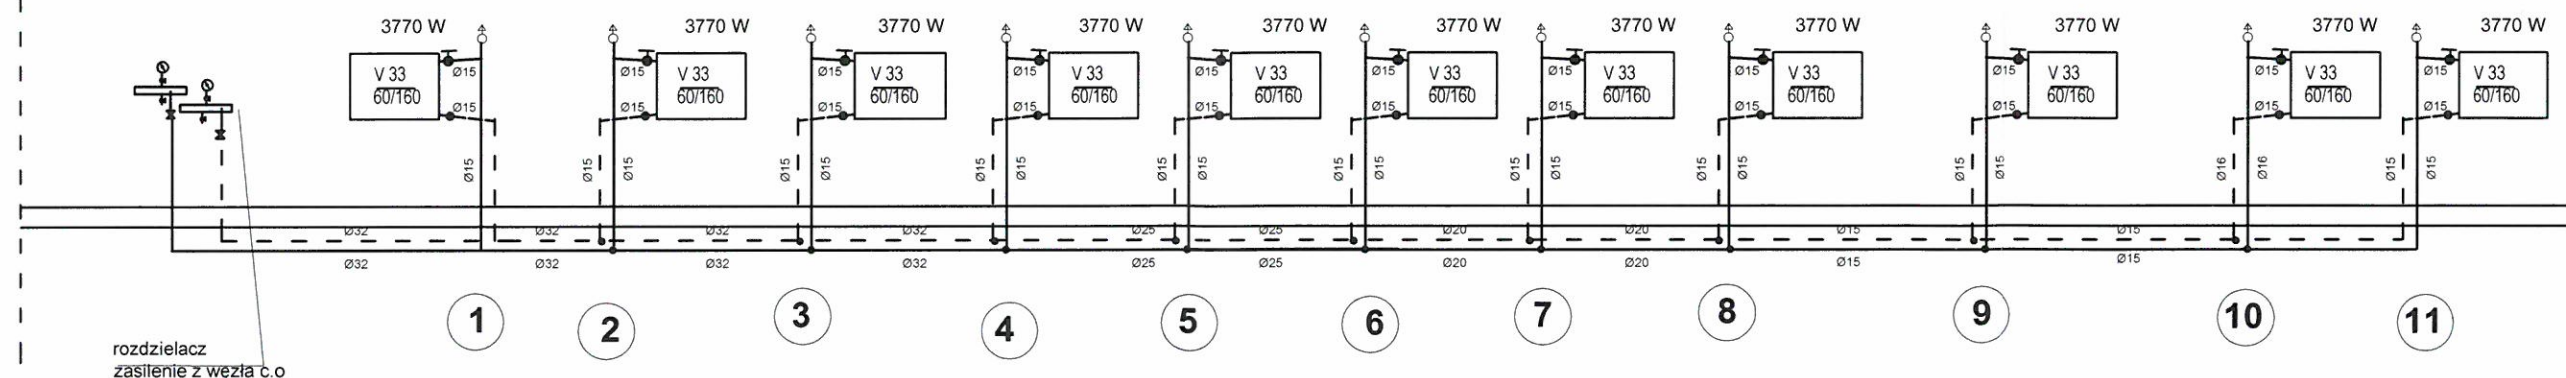


Inwestor: Urząd Miasta w Ostródzie 11-100 Ostróda ul. Mickiewicza 24 tel. 89 642 94 00		Wykonawca:  Projektowanie i Nadzór PiN Andrzej Wygonowski 14-100 Ostróda ul. Wyspiańskiego 44 tel. 89 646 63 82	
Projektował:	Imię Nazwisko Andrzej Wygonowski	Nr uprawnień 222/89/OL	Skala 1:100
Opracował:	Andrzej Wygonowski	222/89/OL	
Brutto:	Sanitarna	Faza: PB	Data: 05. 2014r.
Projekt:	Termo modernizacja hali sportowej MOS Instalacja c.o i wentylacja nawiewno wiewiewna		Nr rysunku:
Rysunek:	Instalacja centralnego ogrzewania nagrzewnice rysunki robocze i montażowe		C.o.1

Parter

ogrzewanie c.o. hala sportowa






Rozwinięcie instalacji c.o.  
sala gimnastyczna - ogrzewanie grzejnikowe sali



PROJEKTOWANIE I NADZÓR  
Andrzej Wygonowski  
Ostróda ul. Wyspiańskiego 44

Obiekt	Hala gimnastyczna instalacja c. o.		
Adres	Ostróda ul. Piłsudskiego		
Inwestor	Gmina Miejska Ostróda		Nr. rysunku <b>R-1</b>
Temat	Rozwinięcie instalacji c.o.		
Projektant	Andrzej Wygonowski	08.2014	PR.BUD. 212/82/OL S 2 ust. 2 pkt 2, § 13 ust. 1 pkt 4 lit
Opracował	Andrzej Wygonowski	08.2014	PR.BUD. 183/82/OL S 2 ust. 2 pkt 2, § 13 ust. 1 pkt 4 lit



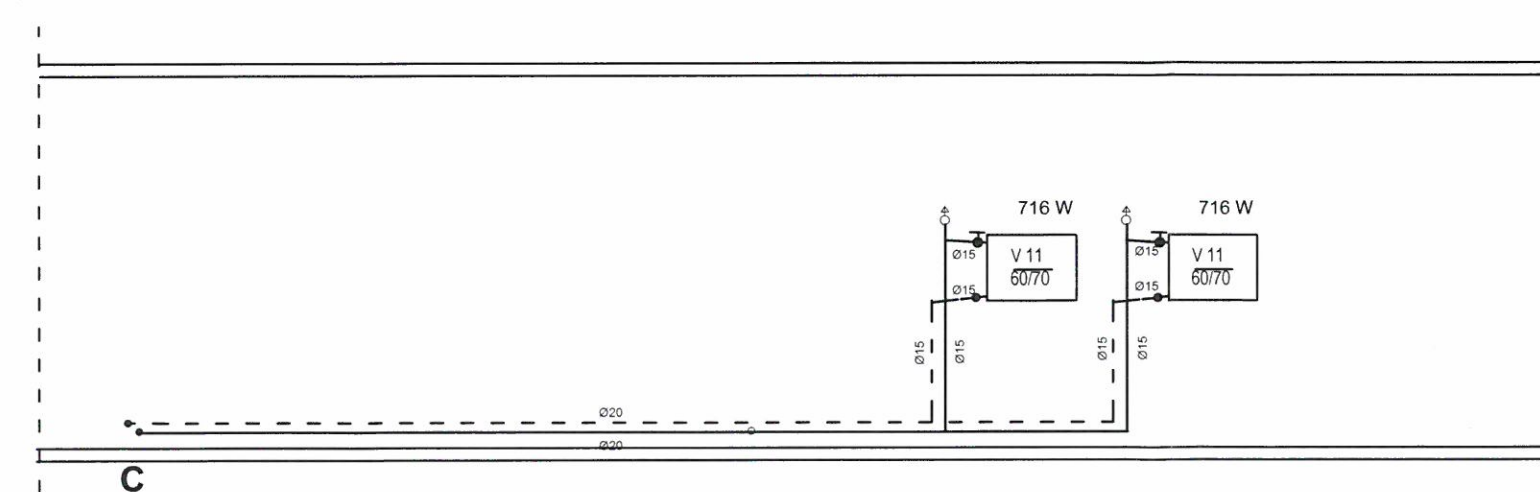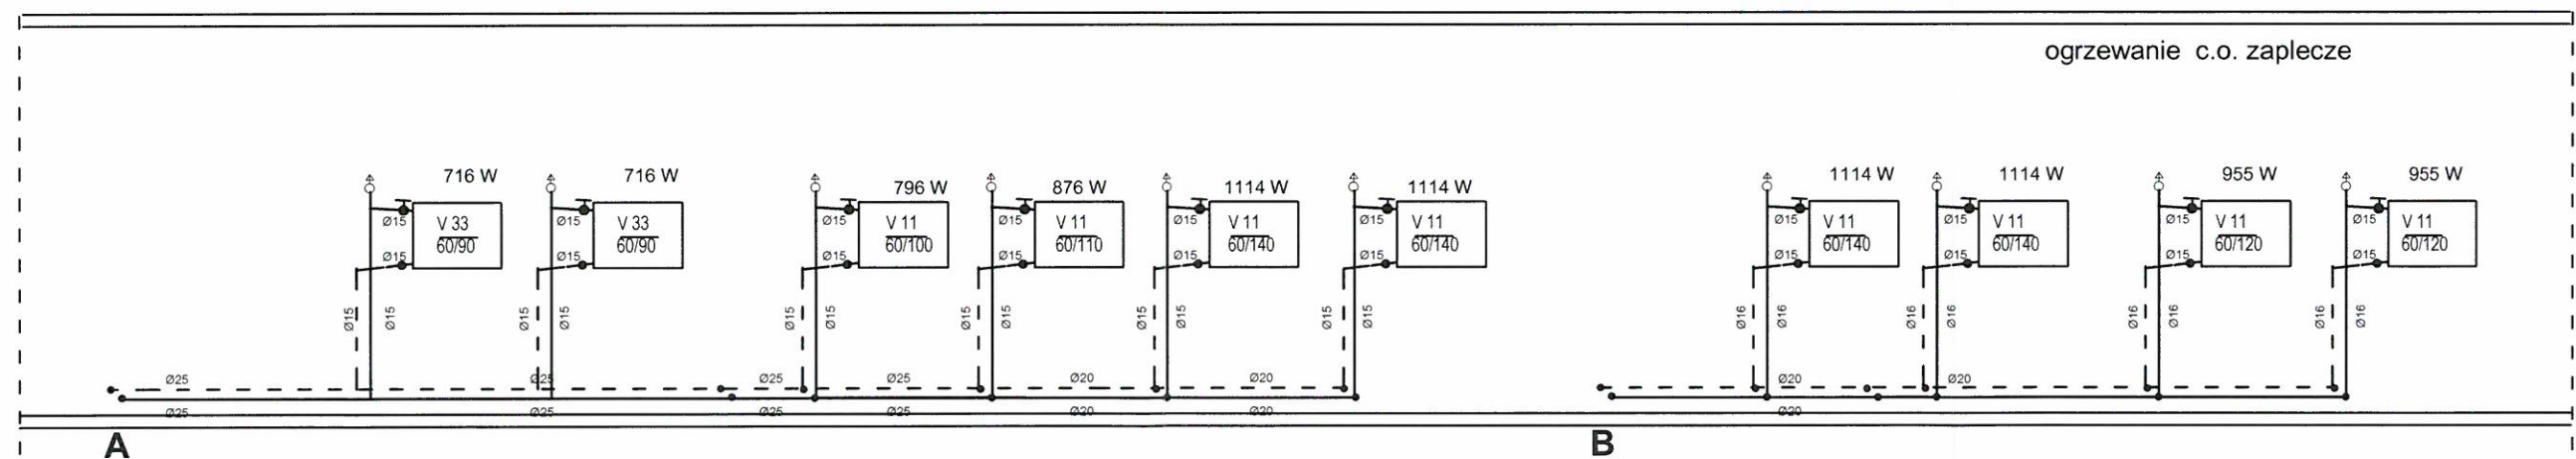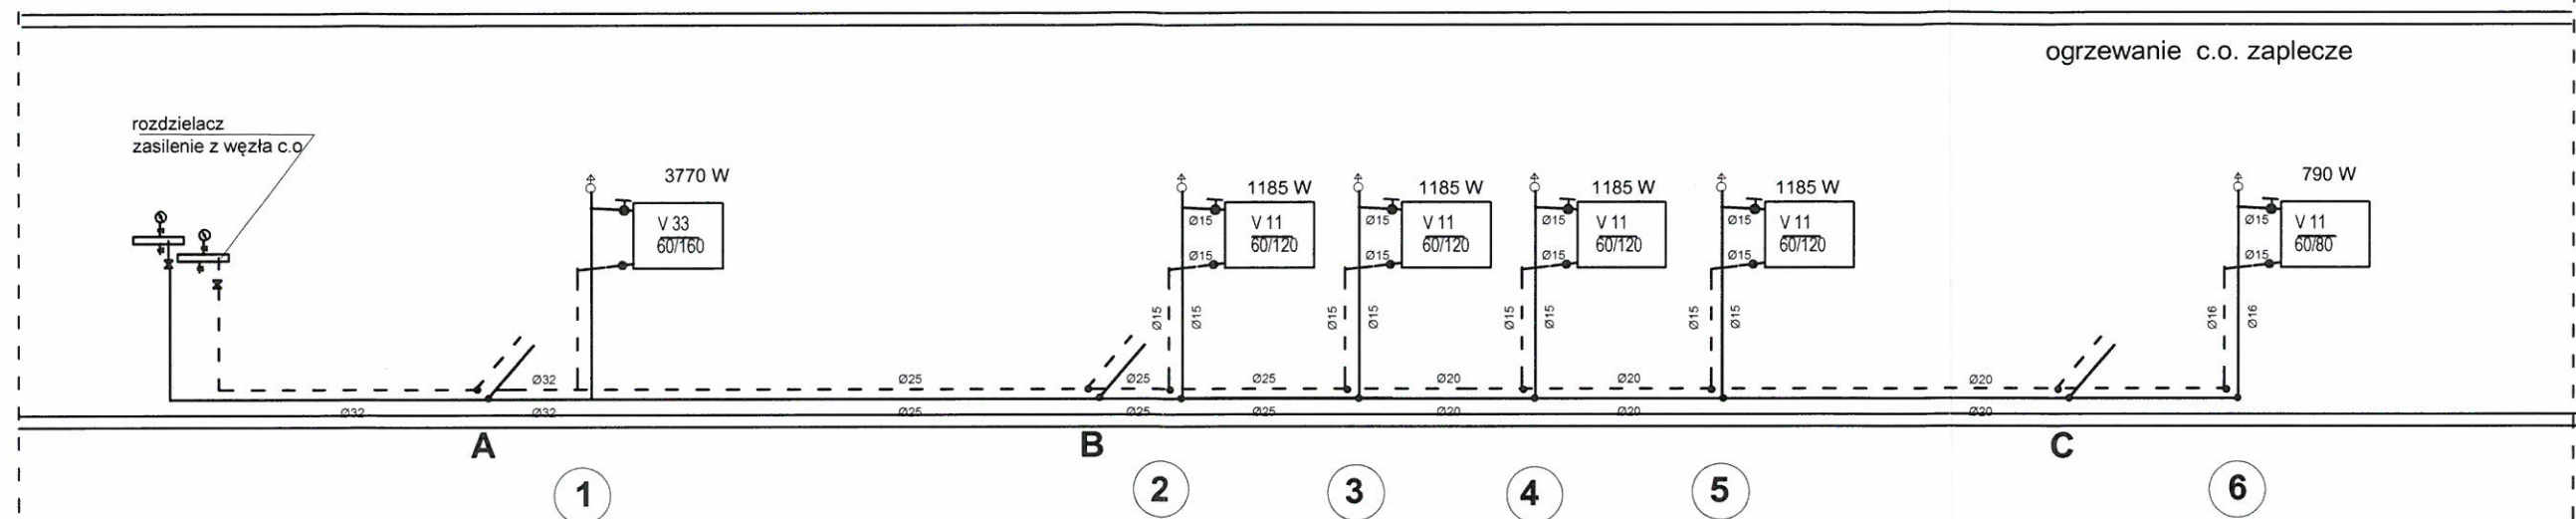


### Rozwinięcie instalacji c.o.

sala gimnastyczna - ogrzewanie grzejnikowe zaplecze sali




PROJEKTOWANIE I NADZÓR  
Andrzej Wygonowski  
Ostróda ul. Wyspiańskiego 44

Obiekt	Hala gimnastyczna instalacja c. o.	
Adres	Ostróda ul. Piłsudskiego 4	
Inwestor	Gmina Miejska Ostróda	Nr. rysunku <b>R-2</b>
Temat	Rozwinięcie instalacji c.o. zaplecze	
Projektant	Andrzej Wygonowski	PROJEKTOWANIE I NADZÓR Andrzej Wygonowski UPR. BUD. 222/787/01 \$ 208.2014 \$ 13 ust. 1 pkt 4 lit. a, b UPR. BUD. 163/82/01
Opracował	Andrzej Wygonowski	\$ 208.2014 \$ 13 ust. 1 pkt 4 lit. a, b 08.2014

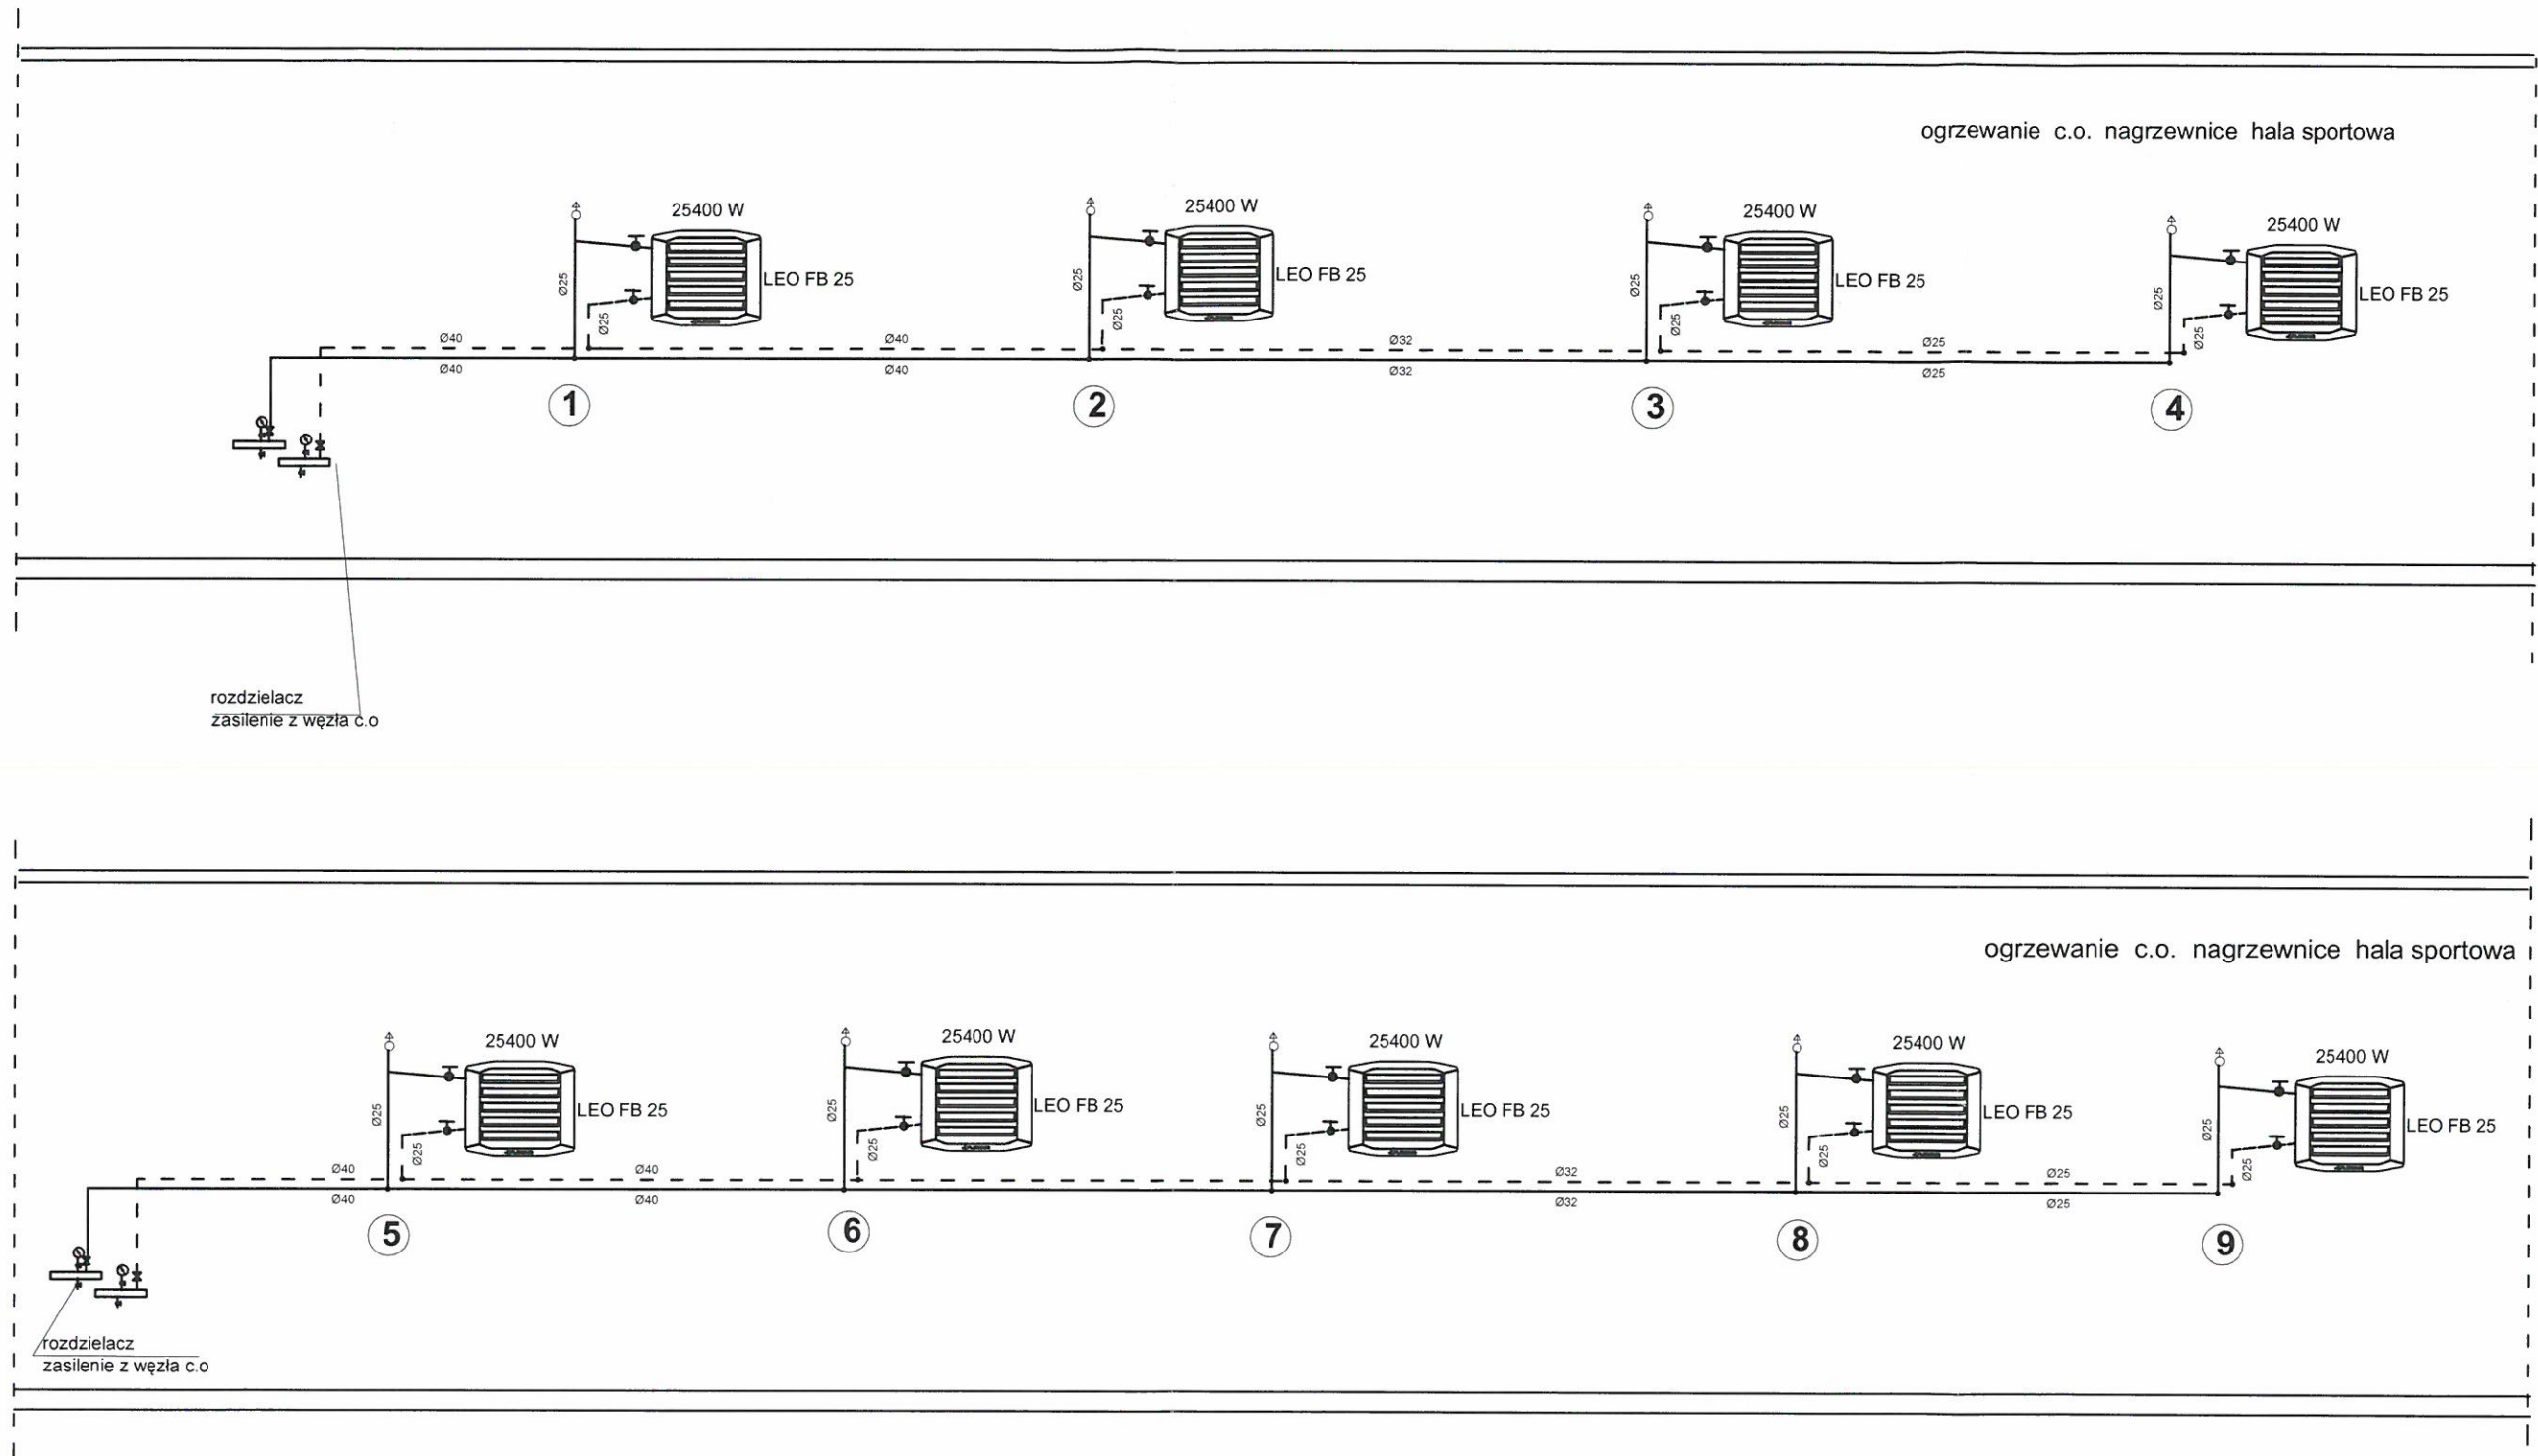

Rozwinięcie instalacji c.o.  
sala gimnastyczna - ogrzewanie nagrzewnicowe sali

 <b>PROJEKTOWANIE I NADZÓR</b> Andrzej Wygonowski Ostróda ul. Wyspiańskiego 44	
Obiekt	Hala gimnastyczna instalacja c. o.
Adres	Ostróda ul. Piłsudskiego 4
Investor	Gmina Miejska Ostróda
Nr. rysunku	<b>R-3</b>
Temat	Rozwinięcie instalacji c.o. nagrzewnice
Projektant	Andrzej Wygonowski
Opracował	Andrzej Wygonowski